

COMUNE DI SCAFA (PROVINCIA DI PESCARA)


FINANZIAMENTO	DECRETO DEL MINISTERO DELL'ISTRUZIONE, DELL'UNIVERSITA' E DELLA RICERCA N. 1007 DEL 21.12.2017 (PUBBLICATO SULLA G.U. SERIE GENERALE N. 42 DEL 20.02.2018 - SUPPLEMENTO ORDINARIO N. 9)	
OGGETTO DEI LAVORI	ADEGUAMENTO SISMICO DELLA PALESTRA ADIACENTE LA SCUOLA SECONDARIA DI 1° GRADO MICHELANGELO BUONARROTI	
BENEFICIARIO	COMUNE DI SCAFA P.ZZA MATTEOTTI N. 5 - 65027 SCAFA (PE) P. IVA 00208610683 - CODICE FISCALE 81000070680	
UBICAZIONE RIFERIMENTI CATASTALI	VIA DELLA STAZIONE - 65027 SCAFA (PE) FOGLIO 6, PARTICELLA 342	
ELABORATO	PIANTA (STATO DI PROGETTO) ATTIVITA' N. 65.1.B DELL'ALLEGATO I AL D.P.R. 01.08.2011 N. 151	TAV. VVF_04
FASE PROGETTO DATA DI EMISSIONE	DEFINITIVO - ESECUTIVO / NOVEMBRE 2018	
ISTANZA	VALUTAZIONE DEL PROGETTO (AI SENSI DELL'ART. 3 DEL D.P.R. 01.08.2011 N. 151)	
PROGETTAZIONE	ARCH. PERSIANI GIAMBATTISTA via messico n. 17 - 86039 Termoli (cb) contatti: 339 4540990 - giamba.persiani@alice.it giambattista.persiani@archiworldpec.it	
AFFIDAMENTO INCARICO	DETERMINAZIONE N. 125/T DEL 09.07.2018	
	SPAZIO RISERVATO ALLE AMMINISTRAZIONI PER PROTOCOLLI E VISTI	

CORPO PALESTRA	CORPO SPOGLIATOI
SUPERFICIE NETTA = 311.80 MQ	SUPERFICIE NETTA = 130.45 MQ

CATEGORIA	SIMBOLO	DEFINIZIONE
ELEMENTI COSTRUTTIVI (STRUTTURE PORTANTI)		ELEMENTI STRUTTURALI DELL'INTELAIATURA IN CLS ARMATO - R 60-90-120
		ELEMENTI STRUTTURALI DEL SISTEMA DI COPERTURA IN LEGNO LAMELLARE - R 30
VIE DI USCITA E RELATIVI INDICATORI		PERCORSO DI USCITA ORIZZONTALE
		INDICATORE PERCORSO DI ESODO
		INDICATORE USCITA DI SICUREZZA - GRUPPO AUTONOMO SEMPRE ACCESSO A LED
		PORTA DOTATA DI MANIGLIONE A SPINTA
ESTINTORI		ESTINTORE PORTATILE (CAPACITA' ESTINGUENTE 34 A - 233 B C)
		CARTELLO ESTINTORE PORTATILE
SISTEMI IDRICI ANTINCENDIO		IDRANTE A MURO CON TUBAZIONE FLESSIBILE E LANCIA DN 45
		CARTELLO IDRANTE A MURO
EMERGENZA		PULSANTE MANUALE COMANDO DI EMERGENZA - SGANCIO TENSIONE ELETTRICA ORDINARIA
		CARTELLO SGANCIO TENSIONE ELETTRICA ORDINARIA
		PANNELLO OTTICO-ACUSTICO SEGNALAZIONE ANTINCENDIO
		LAMPADA DI EMERGENZA - GRUPPO AUTONOMO SEMPRE ACCESSO A LED
		LAMPADA DI EMERGENZA - GRUPPO AUTONOMO SEMPRE ACCESSO A LED

COD. VANO	DESTINAZIONE D'USO	SUP. PAVIMENTO	SUP. ILLUMINANTE	S.P. / S.I.	ALTEZZA	VOLUME NETTO
1	ATRIO	11.20	5.04	2.22	3.20	35.84
2	CORRIDOIO	32.90	0.00	####	3.20	105.28
3a	SANIFICAZIONE	1.70	0.00	####	3.20	5.44
3b	RIPOSTIGLIO	1.70	0.00	####	3.20	5.44
4a	PRIMO SOCCORSO	8.90	1.25	7.12	3.20	28.48
4b	GUARDAROBA	8.90	1.25	7.12	3.20	28.48
5	ANTI WC	1.40	0.25	5.60	3.20	4.48
6	WC	1.70	0.00	####	3.20	5.44
7	SPOGLIATOIO	16.80	1.35	12.44	3.20	53.76
8	DISIMPEGNO	3.45	0.00	####	3.20	11.04
9	WC_DA	2.77	0.00	####	3.20	8.86
10	WC	1.35	0.00	####	3.20	4.32
11	DOCCE	5.13	0.50	10.26	3.20	16.42
		97.90				313.28

PIANTA - STATO DI PROGETTO SCALA 1:100

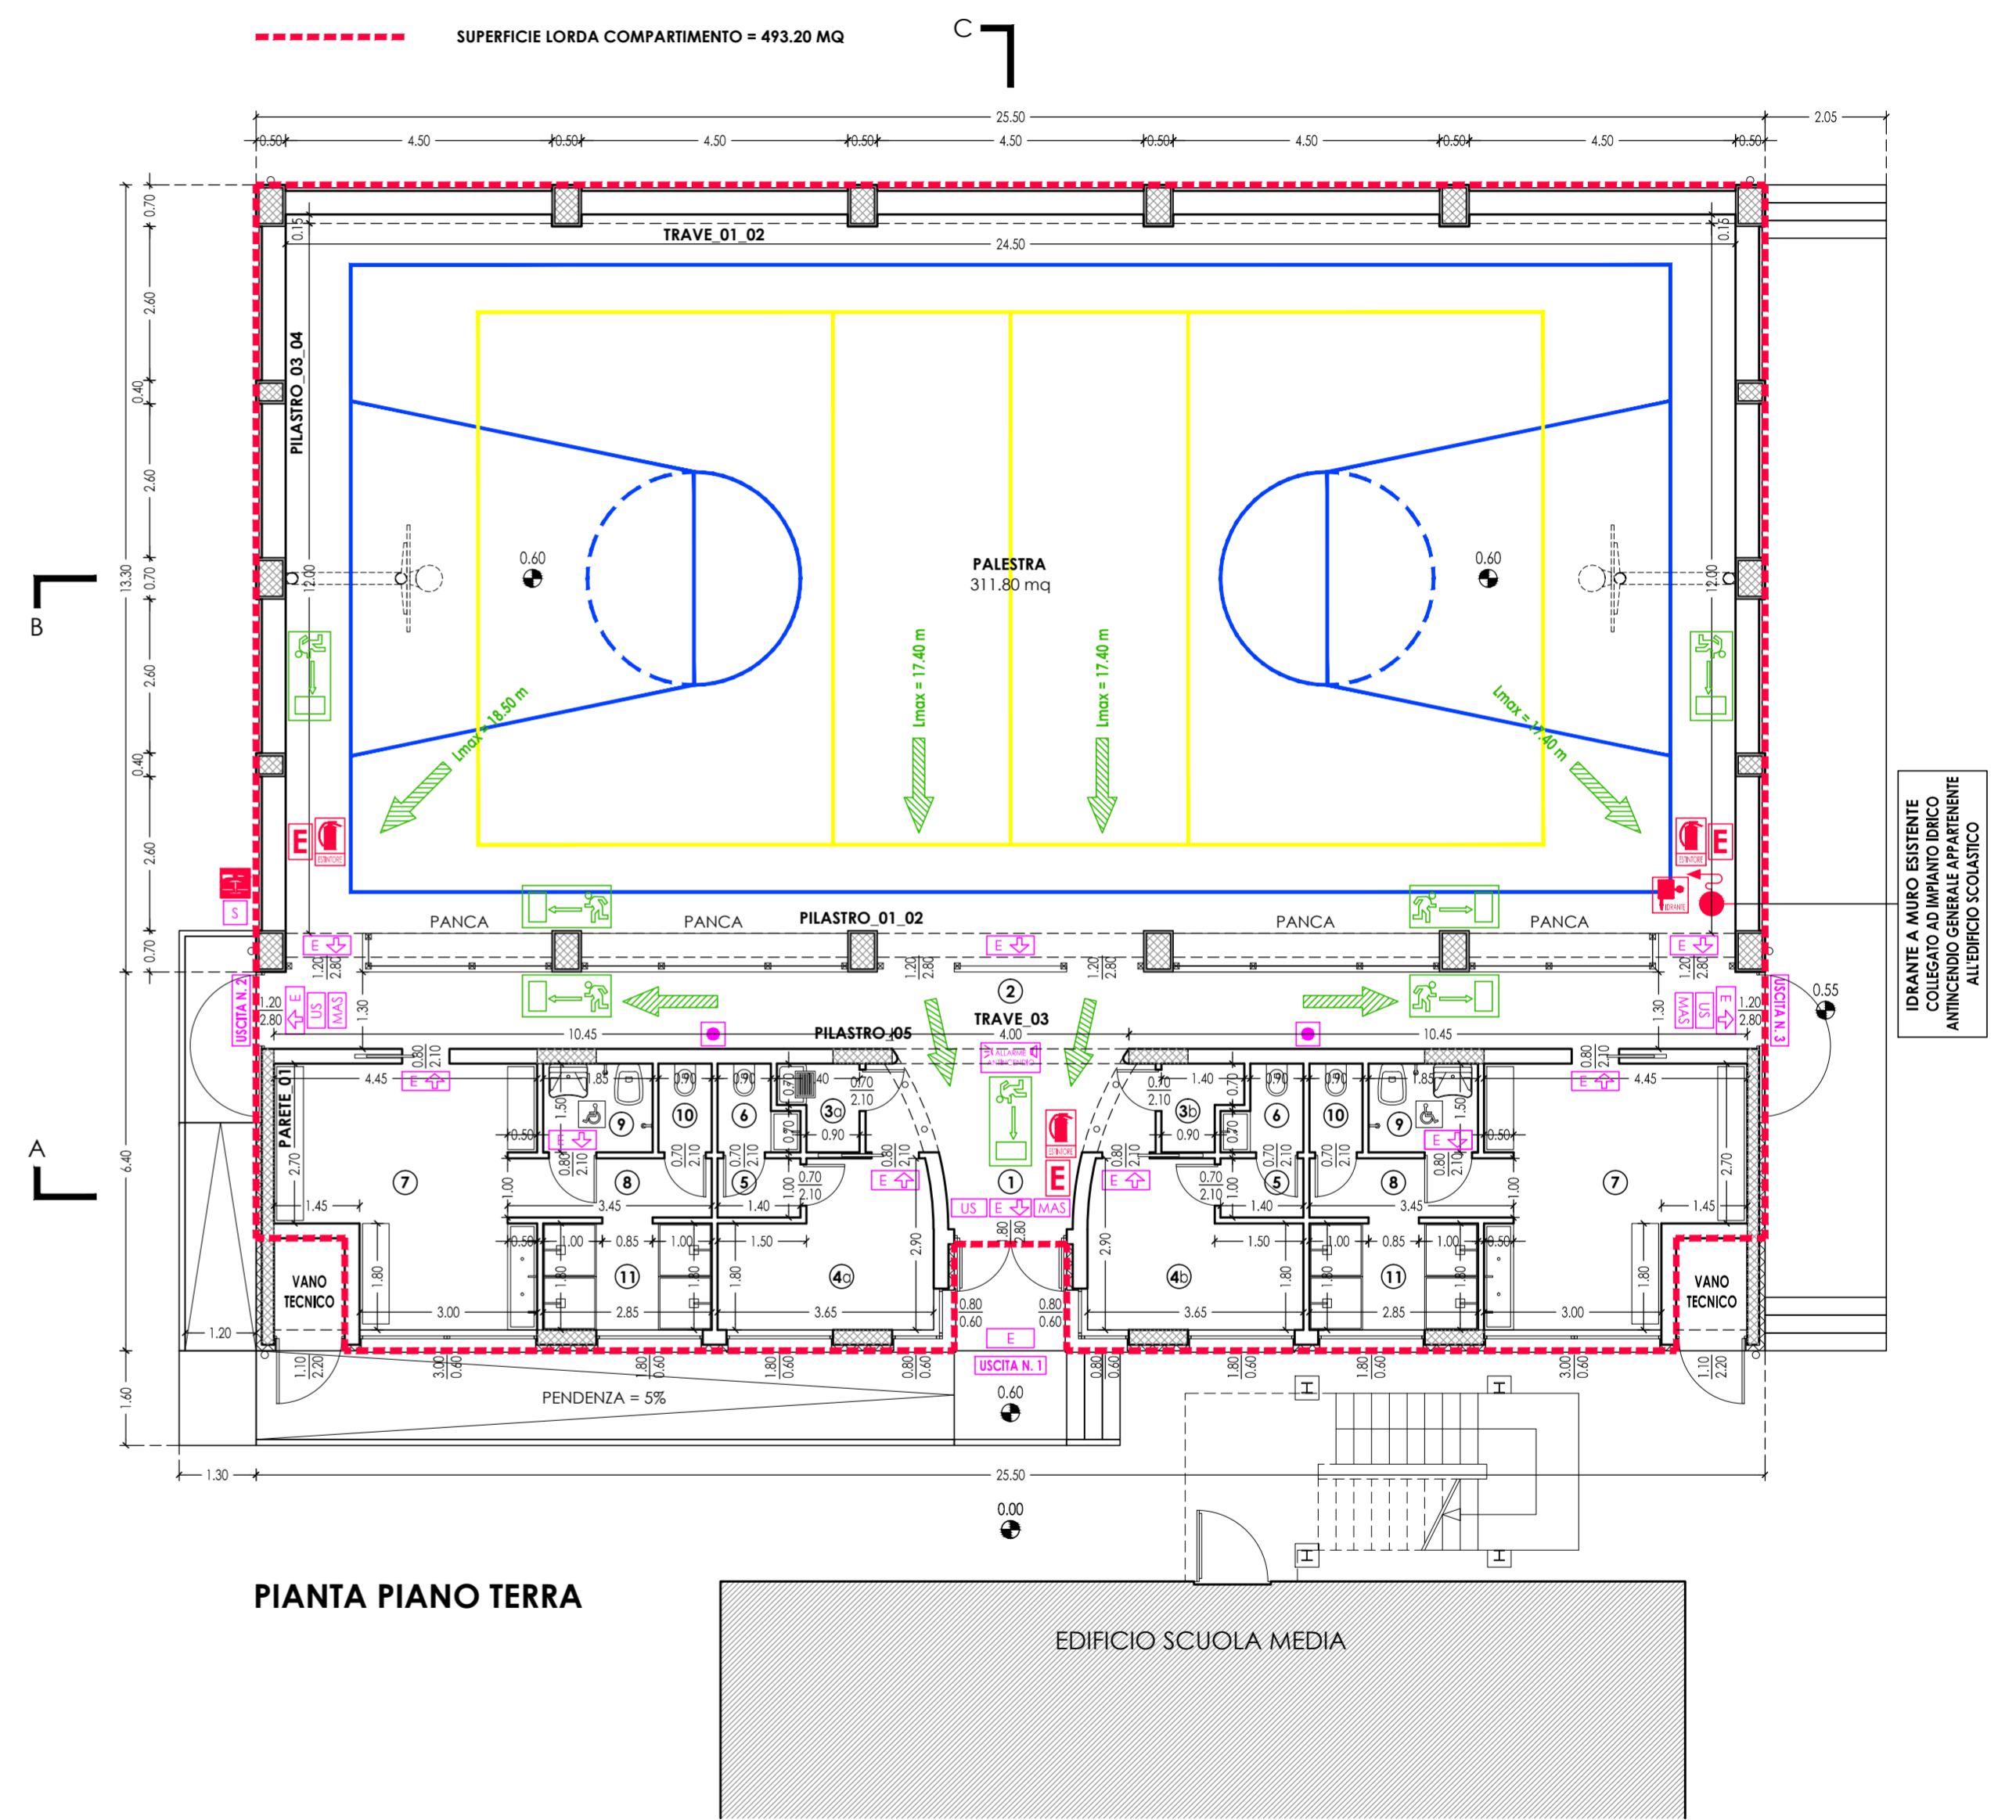

PIANTA PIANO TERRA

EDIFICIO SCUOLA MEDIA